


PIANO DI EVACUAZIONE

ISTITUTO PROFESSIONALE INDUSTRIA E ARTIGIANATO - CESARE PESENTI

PIANO DI EMERGENZA		PIANTA PIANO TERRA						
Istituto Professionale Industria e Artigianato "CESARE PESENTI" VIA Ozanan N. 27 - BERGAMO		IL PROGETTISTA						
DATA: SETTEMBRE 2020	P. P. TERRA SEZ. O/8							
SCALA: 1:200	PUNTO DI RACCOLTA							
R. S. P. P. Giovanni Tosca	DISPOSIZIONE CLASSI	DIRIGENTE SCOLASTICO Marco Pacati						
AGGIORNATO IL	1	2	3	4	5	6	7	8

SEGNALI DI ANTINCENDIO E SICUREZZA


SEGNALI DI SICUREZZA

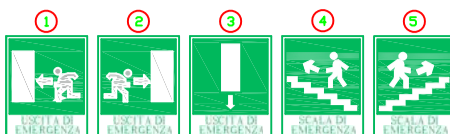

SEGNALI DI ANTINCENDIO



LEGENDA	
SIMBOLO	DEFINIZIONE
	ESTINTORE PORTATILE
	IDRANTE A MURO CON TUBAZIONE FLESSIBILE E LANCIA
	USCITA DI SICUREZZA VERSO IL BASSO
	USCITA DI SICUREZZA ORIZZONTALE
	USCITA DI SICUREZZA VERSO L'ALTO
	PORTA REI 120

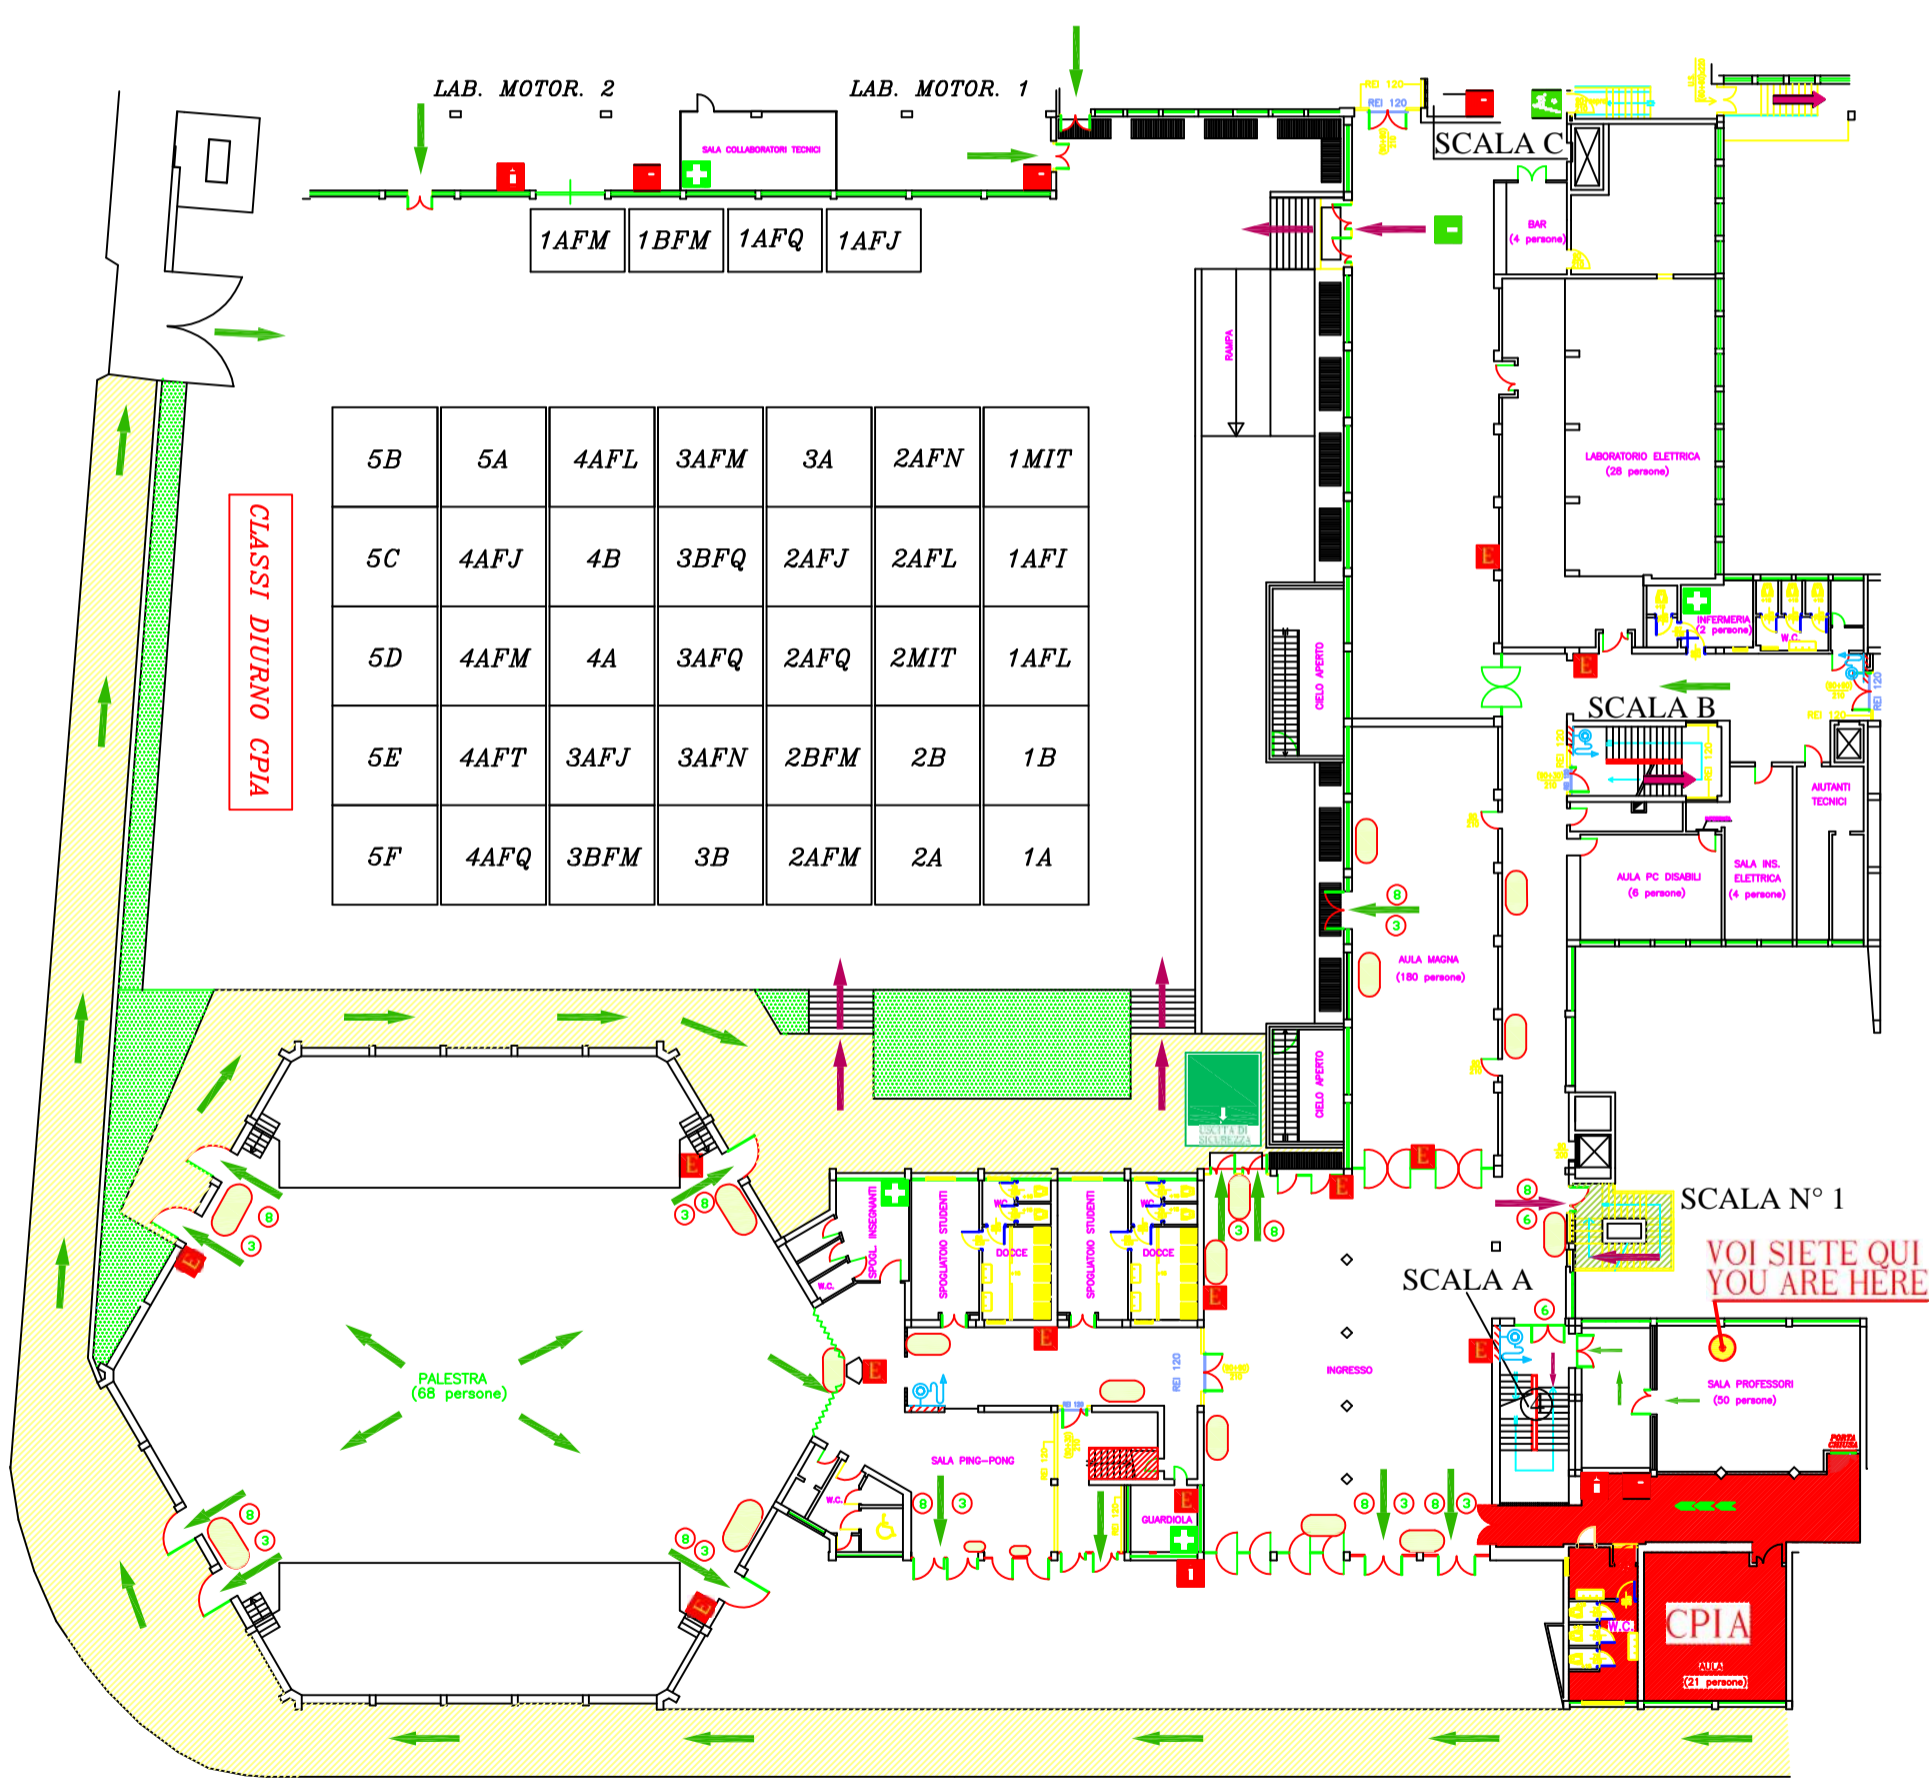

PIANTA PIANO TERRA DISPOSIZIONE CLASSI
PUNTO DI RACCOLTA N 1
CORTILE DI FRONTE AL BAR

